




PIANO INTERRATO

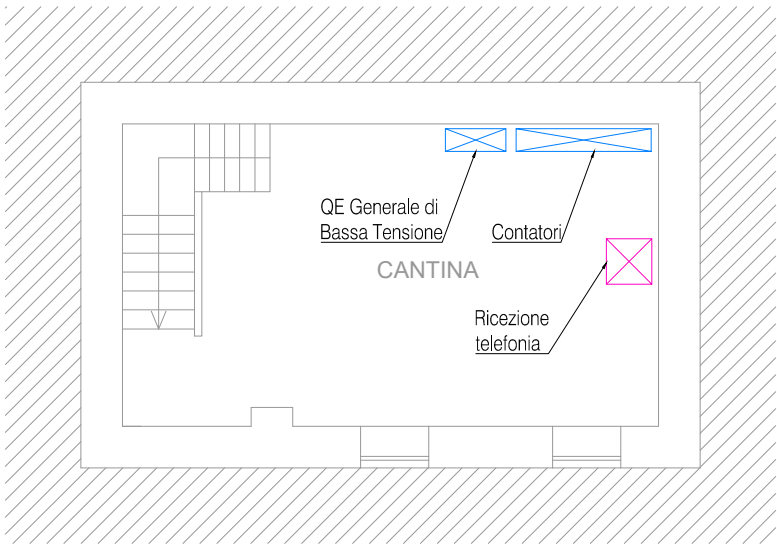


PIANO TERRA

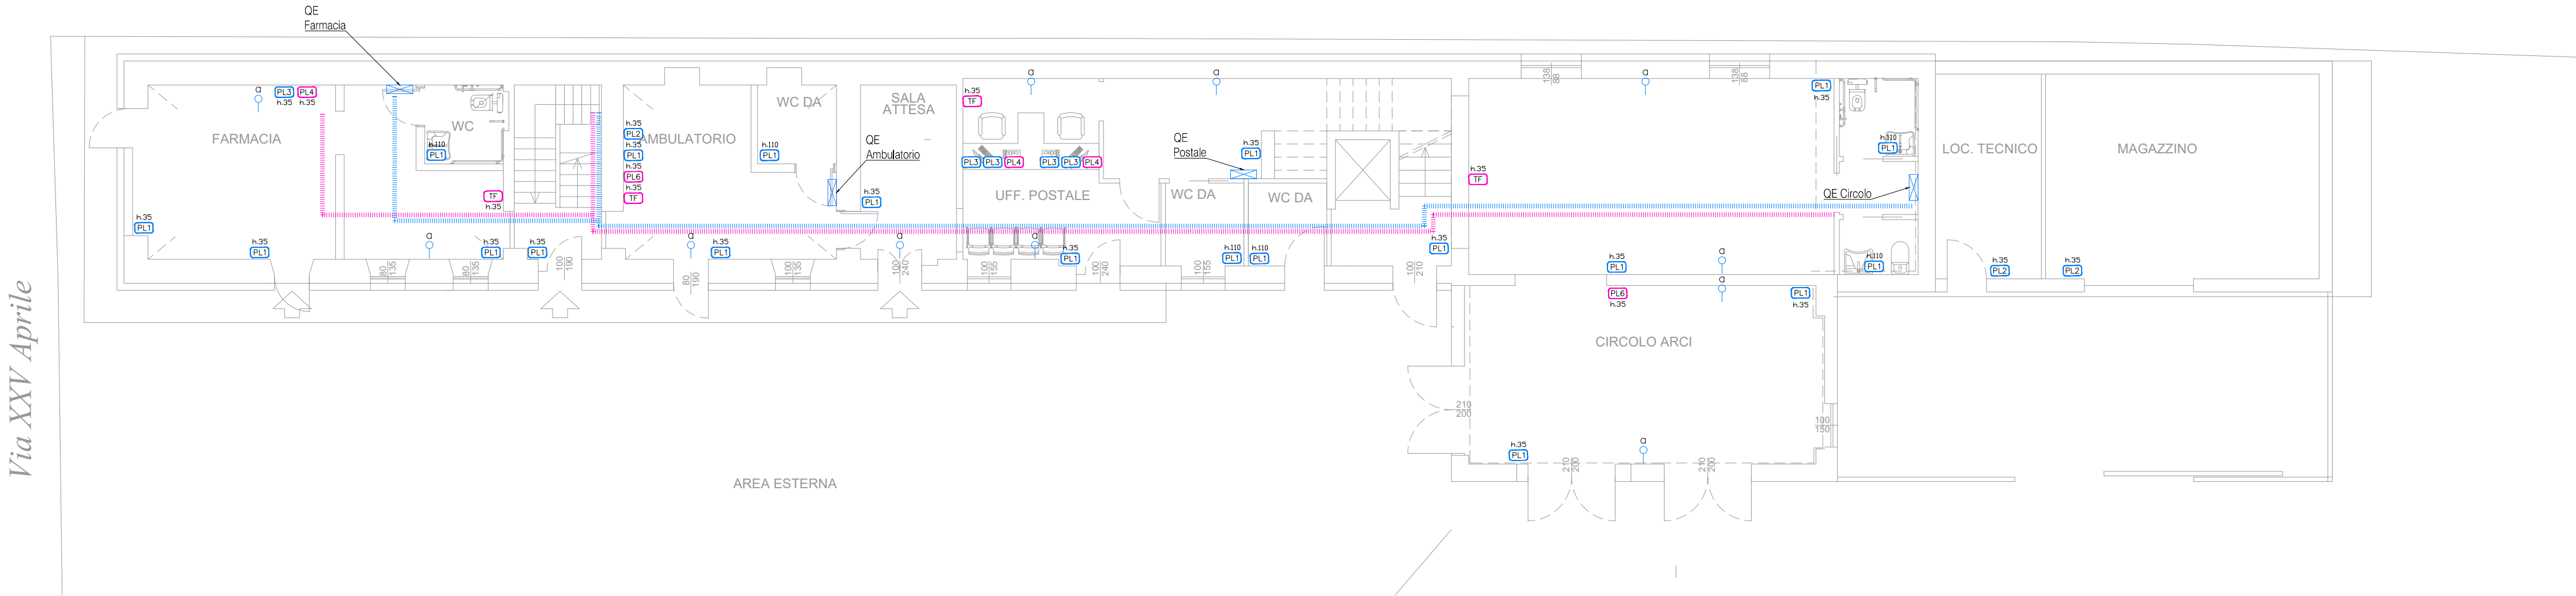

PIANO PRIMO

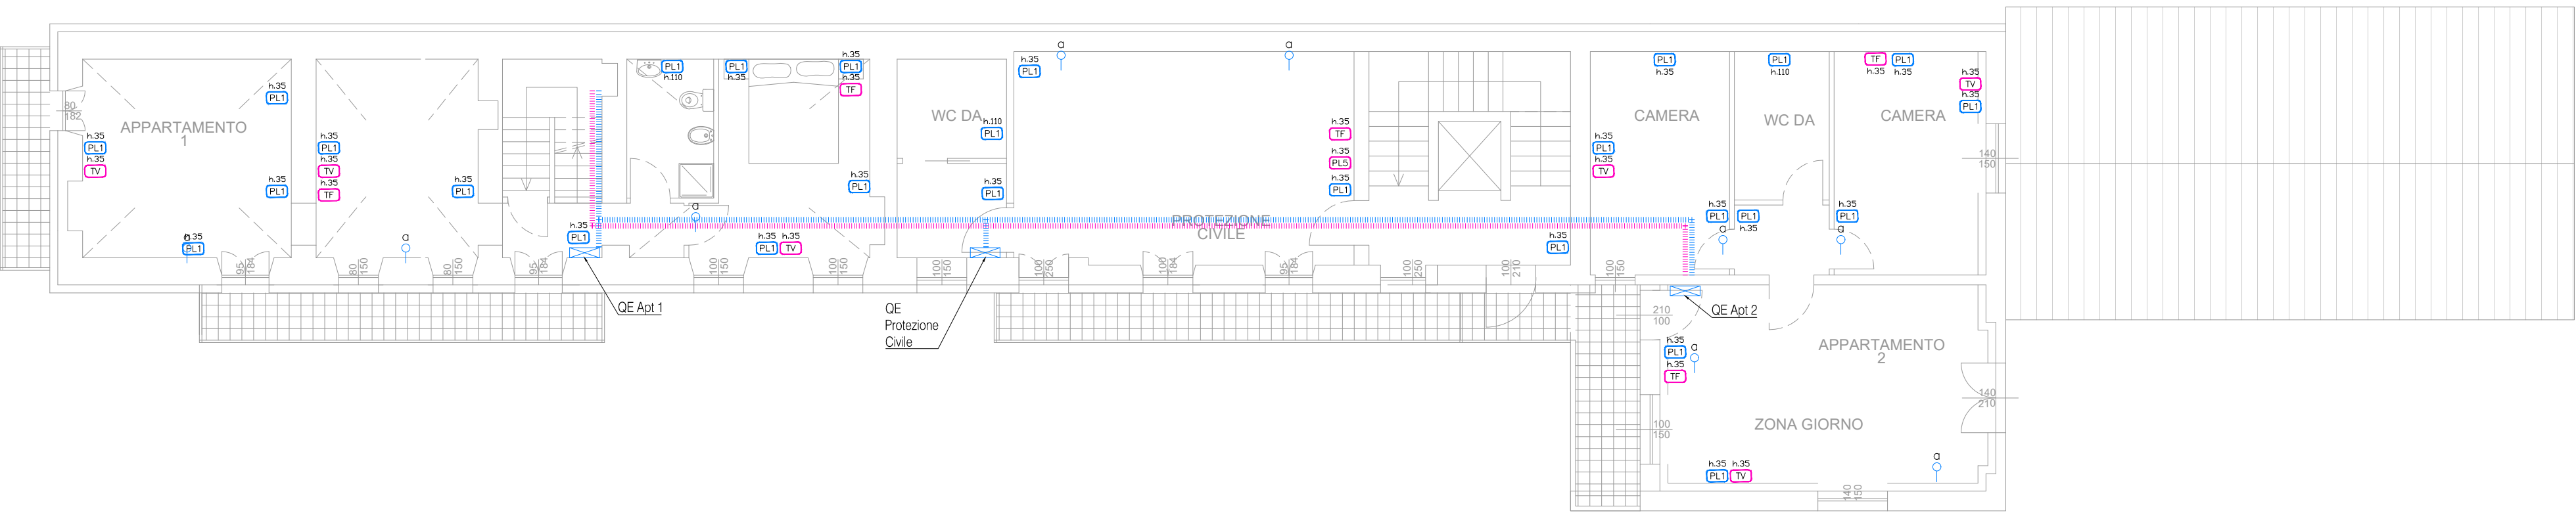


PIANO SOTTOTETTO

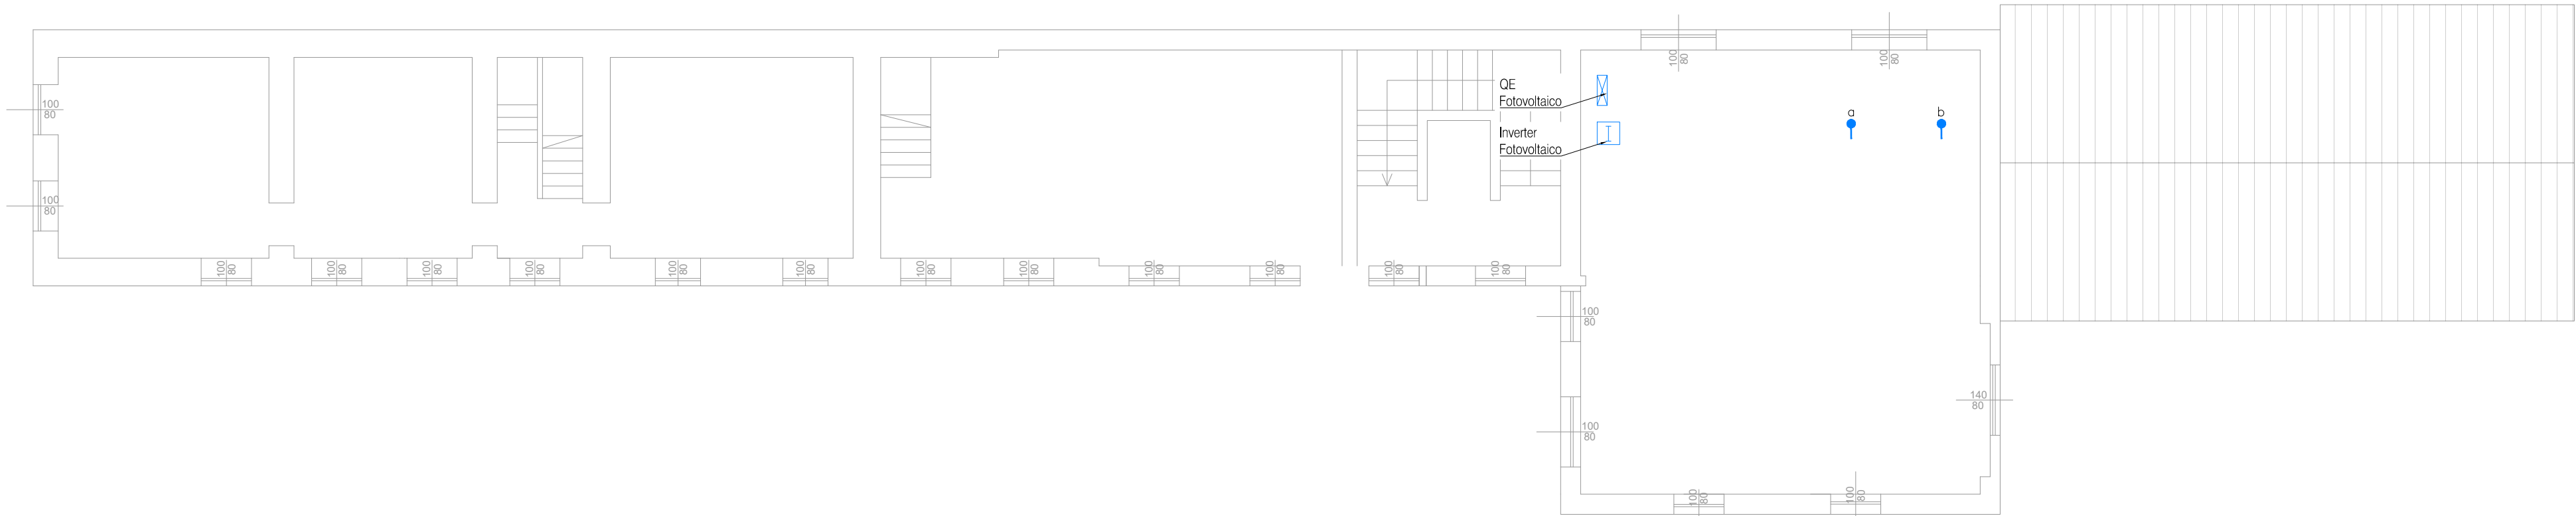


ABACO PRESE

Simbolo: **ES**

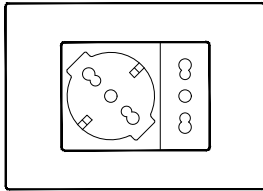


Scatola 503 energia composta da:
- n°1 universale UNEL-Bipasso 2x10/16A+T;
- n°1 presa bipasso 2x10/16A+T;

Simbolo: **ES**

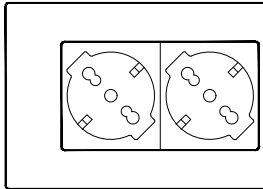


Scatola 503 energia composta da:
- n°1 universale UNEL-Bipasso 2x10/16A+T;
- n°1 coprifori.

Simbolo: **ES**

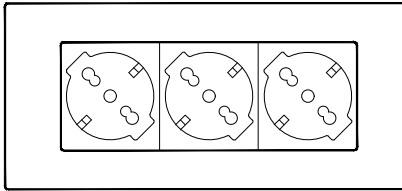


Scatola 506 energia composta da:
- n°3 universale UNEL-Bipasso 2x10/16A+T;

Simbolo: **ES**

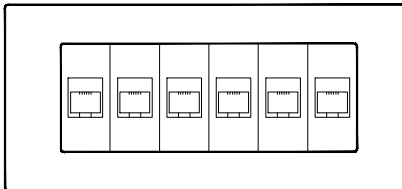


Scatola 506 dati composta da:
- n°6 presa RJ45;

Simbolo: **ES**

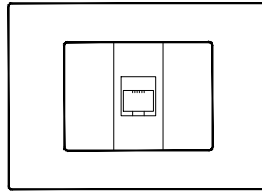


Scatola 503 dati composta da:
- n°1 presa RJ45;
- n°2 coprifori.

Simbolo: **ES**

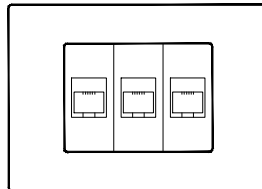


Scatola 503 dati composta da:
- n°3 presa RJ45;

Simbolo: **TF**

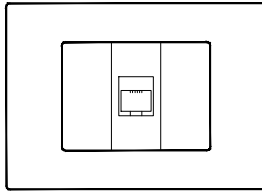

Scatola 503 dati composta da:
- n°1 presa RJ11;
- n°2 coprifori.

Simbolo: **TV**

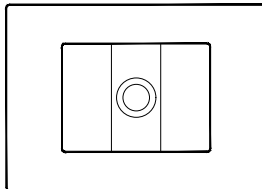

Scatola 503 dati composta da:
- n°1 presa TV;
- n°2 coprifori.

LEGENDA



Quadro elettrico



Cavidotto principale di distribuzione energia costituito da 2 tubi rigidi Ø 40 mm posati sottopavimento



Gruppo presa con indicazione della tipologia e dell'altezza di installazione.



Punto di alimentazione diretta monofase, dove con:
a: unità interna sistema ad espansione diretta



Punto di alimentazione diretta trifase, dove con:
a: unità esterna sistema ad espansione diretta
b: unità esterna per produzione ACS



Cassetta di derivazione



Pres a interbloccata monofase



Pres a interbloccata trifase



Apparecchiatura meccanica



Armadio rack



Cavidotto principale di distribuzione dati e speciali costituito da 2 tubi rigidi Ø 40 mm posati sottopavimento

NOTE:

- Il numero dei punti prese, dei punti luce e delle prese TV è conforme alle dotazioni minime del "Livello 1 - base" prescritte dalla norma CEI 64-8;

Regione Piemonte - Provincia di Biella
COMUNE DI CASTELLETTO CERVO

PROGETTO ESECUTIVO

Decreto del Presidente del Consiglio dei Ministri 15 ottobre 2015
Bando per la presentazione di proposte per la predisposizione del piano nazionale di riqualificazione sociale e culturale delle aree urbane degradate

RIQUALIFICAZIONE AREA URBANA DEGRADATA
CON INTERVENTI DI RIQUALIFICAZIONE FABBRICATO "EX-PIZZERIA",
COMPLETAMENTO DELL'AREA SPORTIVA E RICREATIVA
E RIQUALIFICAZIONE SPAZI PUBBLICI E PERCORSI VIABILISTICI
DEL CENTRO URBANO

ELABORATO

IET101

DATA PROGETTO:
LUGLIO 2021

REVISIONE:
REV. 0

COMMESSA:

NOTE:

ID. FILE:

IMPIANTO DI FORZA MOTRICE E DATI

PIANTA PIANO INTERRATO
PIANTA PIANO TERRA
PIANTA PIANO PRIMO
PIANTA PIANO SOTTOTETTO

SCALA 1:100

PROGETTAZIONE:
ADVANCED ENGINEERING S.r.l.
Via Monte Bianco, 34 - MILANO (MI)
Tel. +39 0245473703 - Fax +390245473704
e-mail: amministrazione@advancedengineering.it

advanced
engineering